


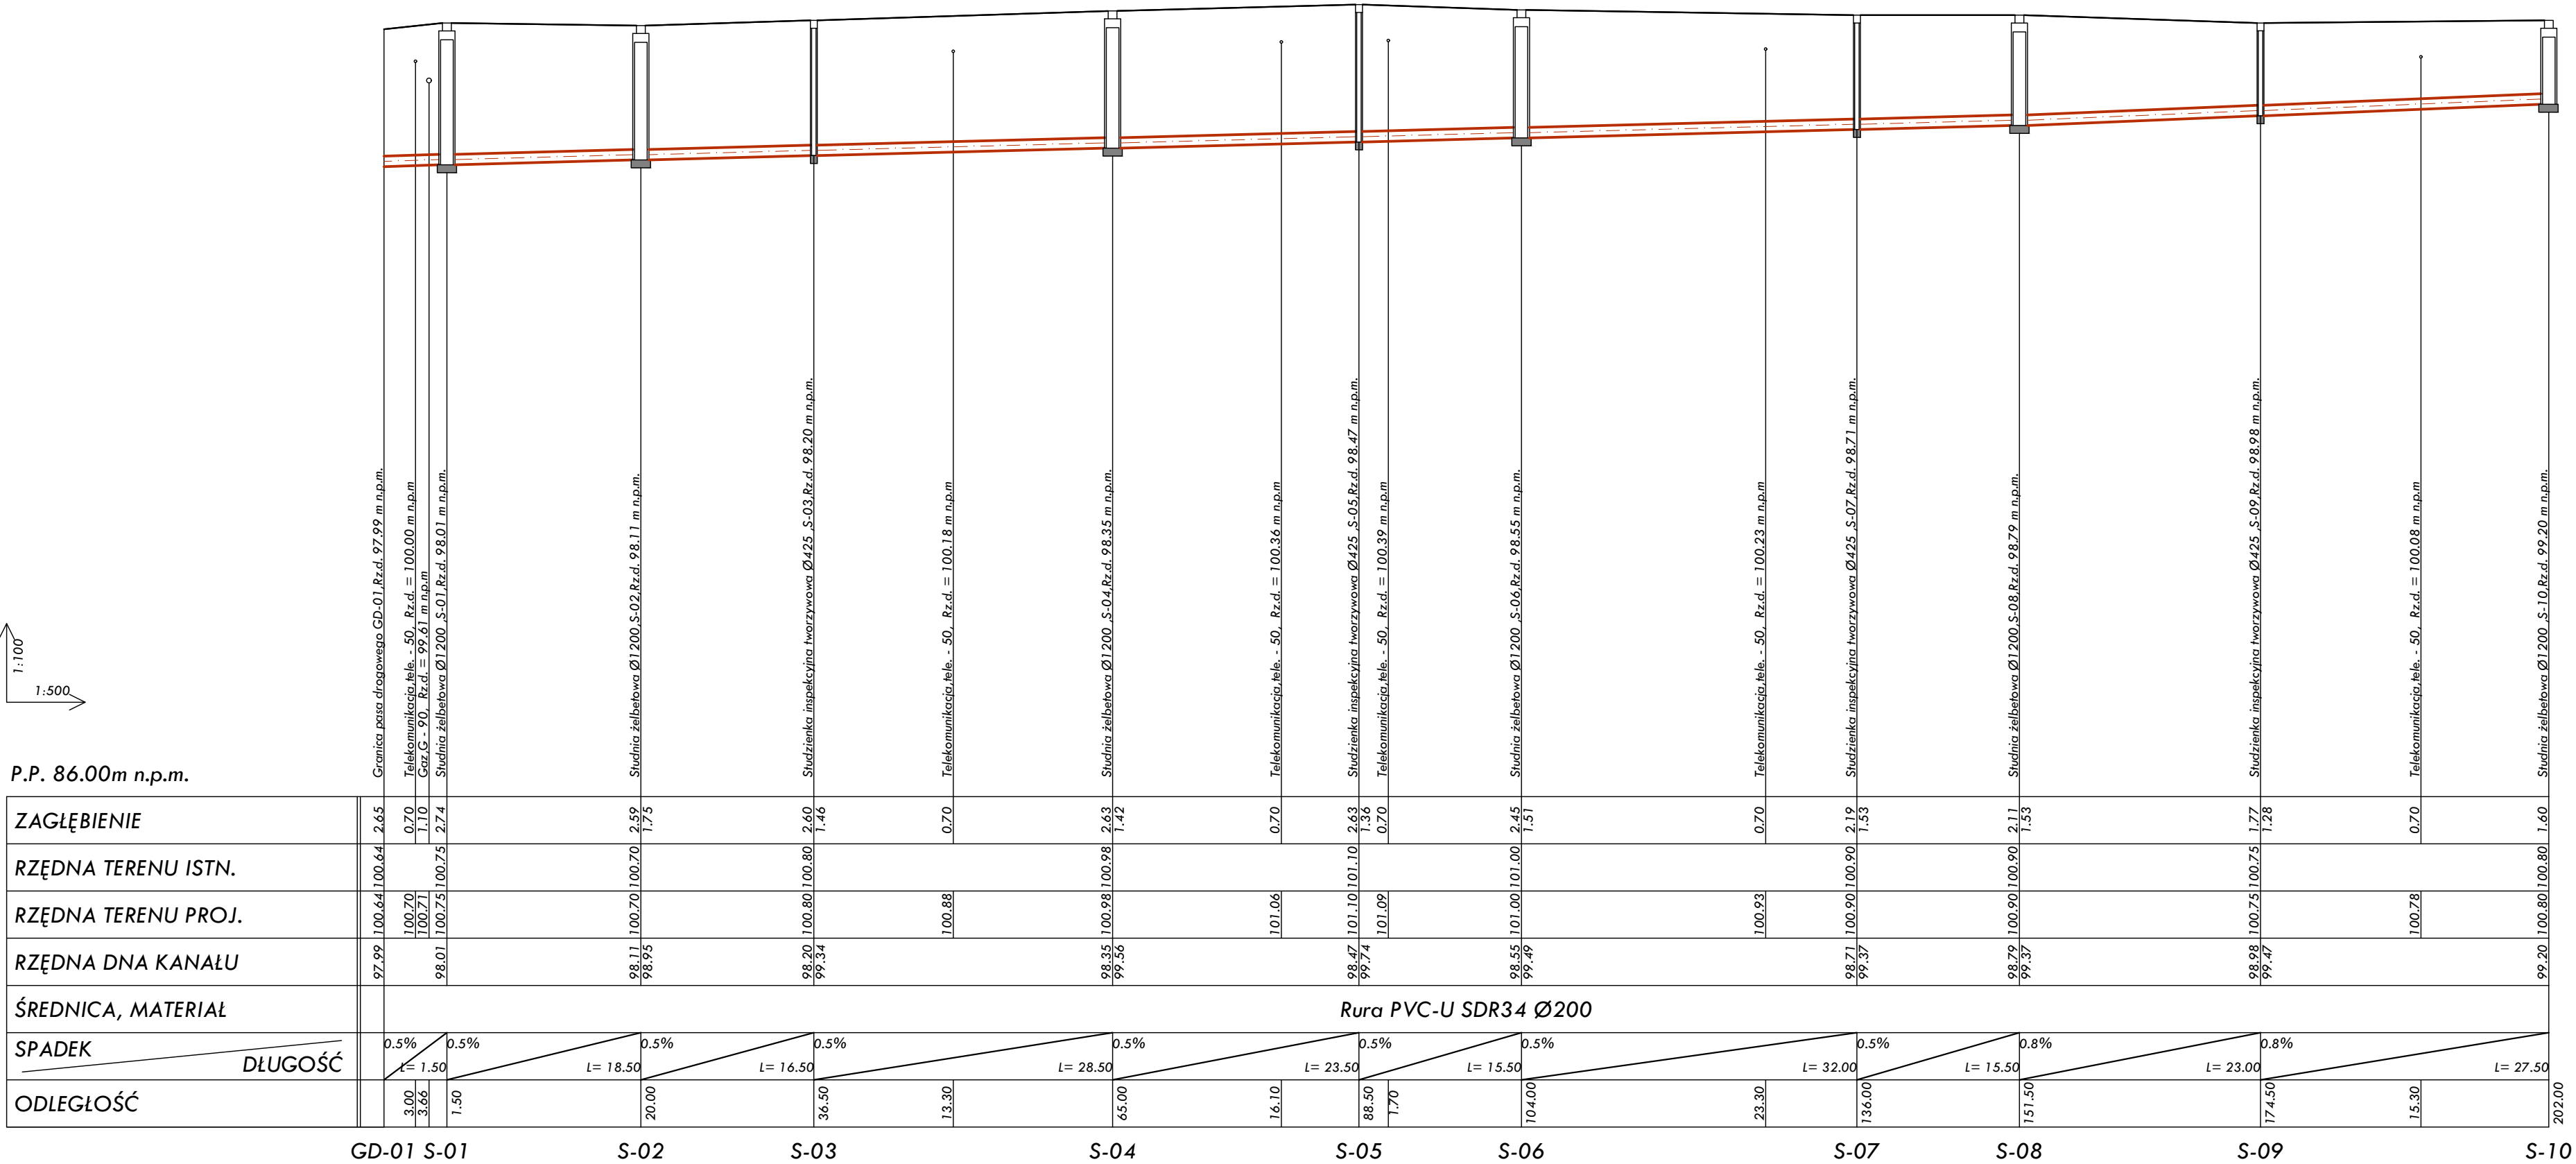

OZNACZENIA:

ks

- PROJEKTOWANA SIEĆ KANALIZACJI SANITARNEJ

kd

- KANALIZACJA SANITARNA/DESZCZOWA

tp

- TELEKOMUNIKACJA

eNN

- KABEL ELEKTRO-ENERGETYCZNY

g

- GAZ

- UWAGA:
- przed przystąpieniem do wykopów mechanicznych należy:
1. Wytyczyć geodezyjnie trasę sieci oraz kolizje z istniejącym uzbrojeniem terenu

2. Ręcznie odkopać kolizje z kablami energetycznymi, telekomunikacyjnymi, sieciami gazowymi oraz przyłączami wodociągowymi

3. Wykonane w/w prace zgłosić inspektorowi nadzoru w celu ewentualnej korekty trasy sieci.

INWESTOR:	Przedsiębiorstwo Wodociągów i Kanalizacji Sp. z o.o. 06-100 Pułtusk ul. Wyszkowska 2	Projektant: mgr inż. Juliusz Marek Pietrzak Nr uprawnień: CIE 4/81 w specjalności instalacyjno – inżynierskiej w zakresie sieci i instalacji sanitarnych	DATA OPRACOWANIA KWIECIEŃ 2020
PRZEDMIOT OPRACOWANIA:	Budowa odcinka kanalizacji, ul. Białowiejska działka nr ewid. 40/3, 40/4 w obrębie 9 miasta Pułtusk	Sprawdzający: mgr inż. Mariusz Wilkowski Nr uprawnień: MAZ/0425/POOS/12 w specjalności instalacyjno – inżynierskiej w zakresie sieci i instalacji sanitarnych	SKALA: 1:100 1:500
NAZWA RYSUNKU:	Profil podłużny sieci kanalizacji sanitarnej		NUMER RYSUNKU: 2